

11 11a 12 13 13a 14 15 16 16a 17 18 19 20

A B C D E

E F

D


A B C

C

B

- Heizung Vorlauf
- Heizung Rücklauf
- ① 18°C
Raum-Nummer
Raum-Temperatur
- Ⓜ 8
Strangnummer Heizung
- A
Badheizkörper
BxHxT = 599 x 1.172 x 35 mm
zusätzl. mit elektr. Heizpatrone
- B
Badheizkörper
BxHxT = 599 x 1.770 x 35 mm
zusätzl. mit elektr. Heizpatrone

Die Anordnung der Raumthermostate Fußbodenheizung sind in Abstimmung mit dem Architekten und der Bauleitung fest zu legen.
Type ggf. aus der Schaltserie aus dem Gewerk Elektrotechnik.
Sämtliche Auflagen, Hinweise und Ergänzungen aus der Baubeschreibung sind zu berücksichtigen.
Dimensionen der Anschlussleitungen siehe Strangschema

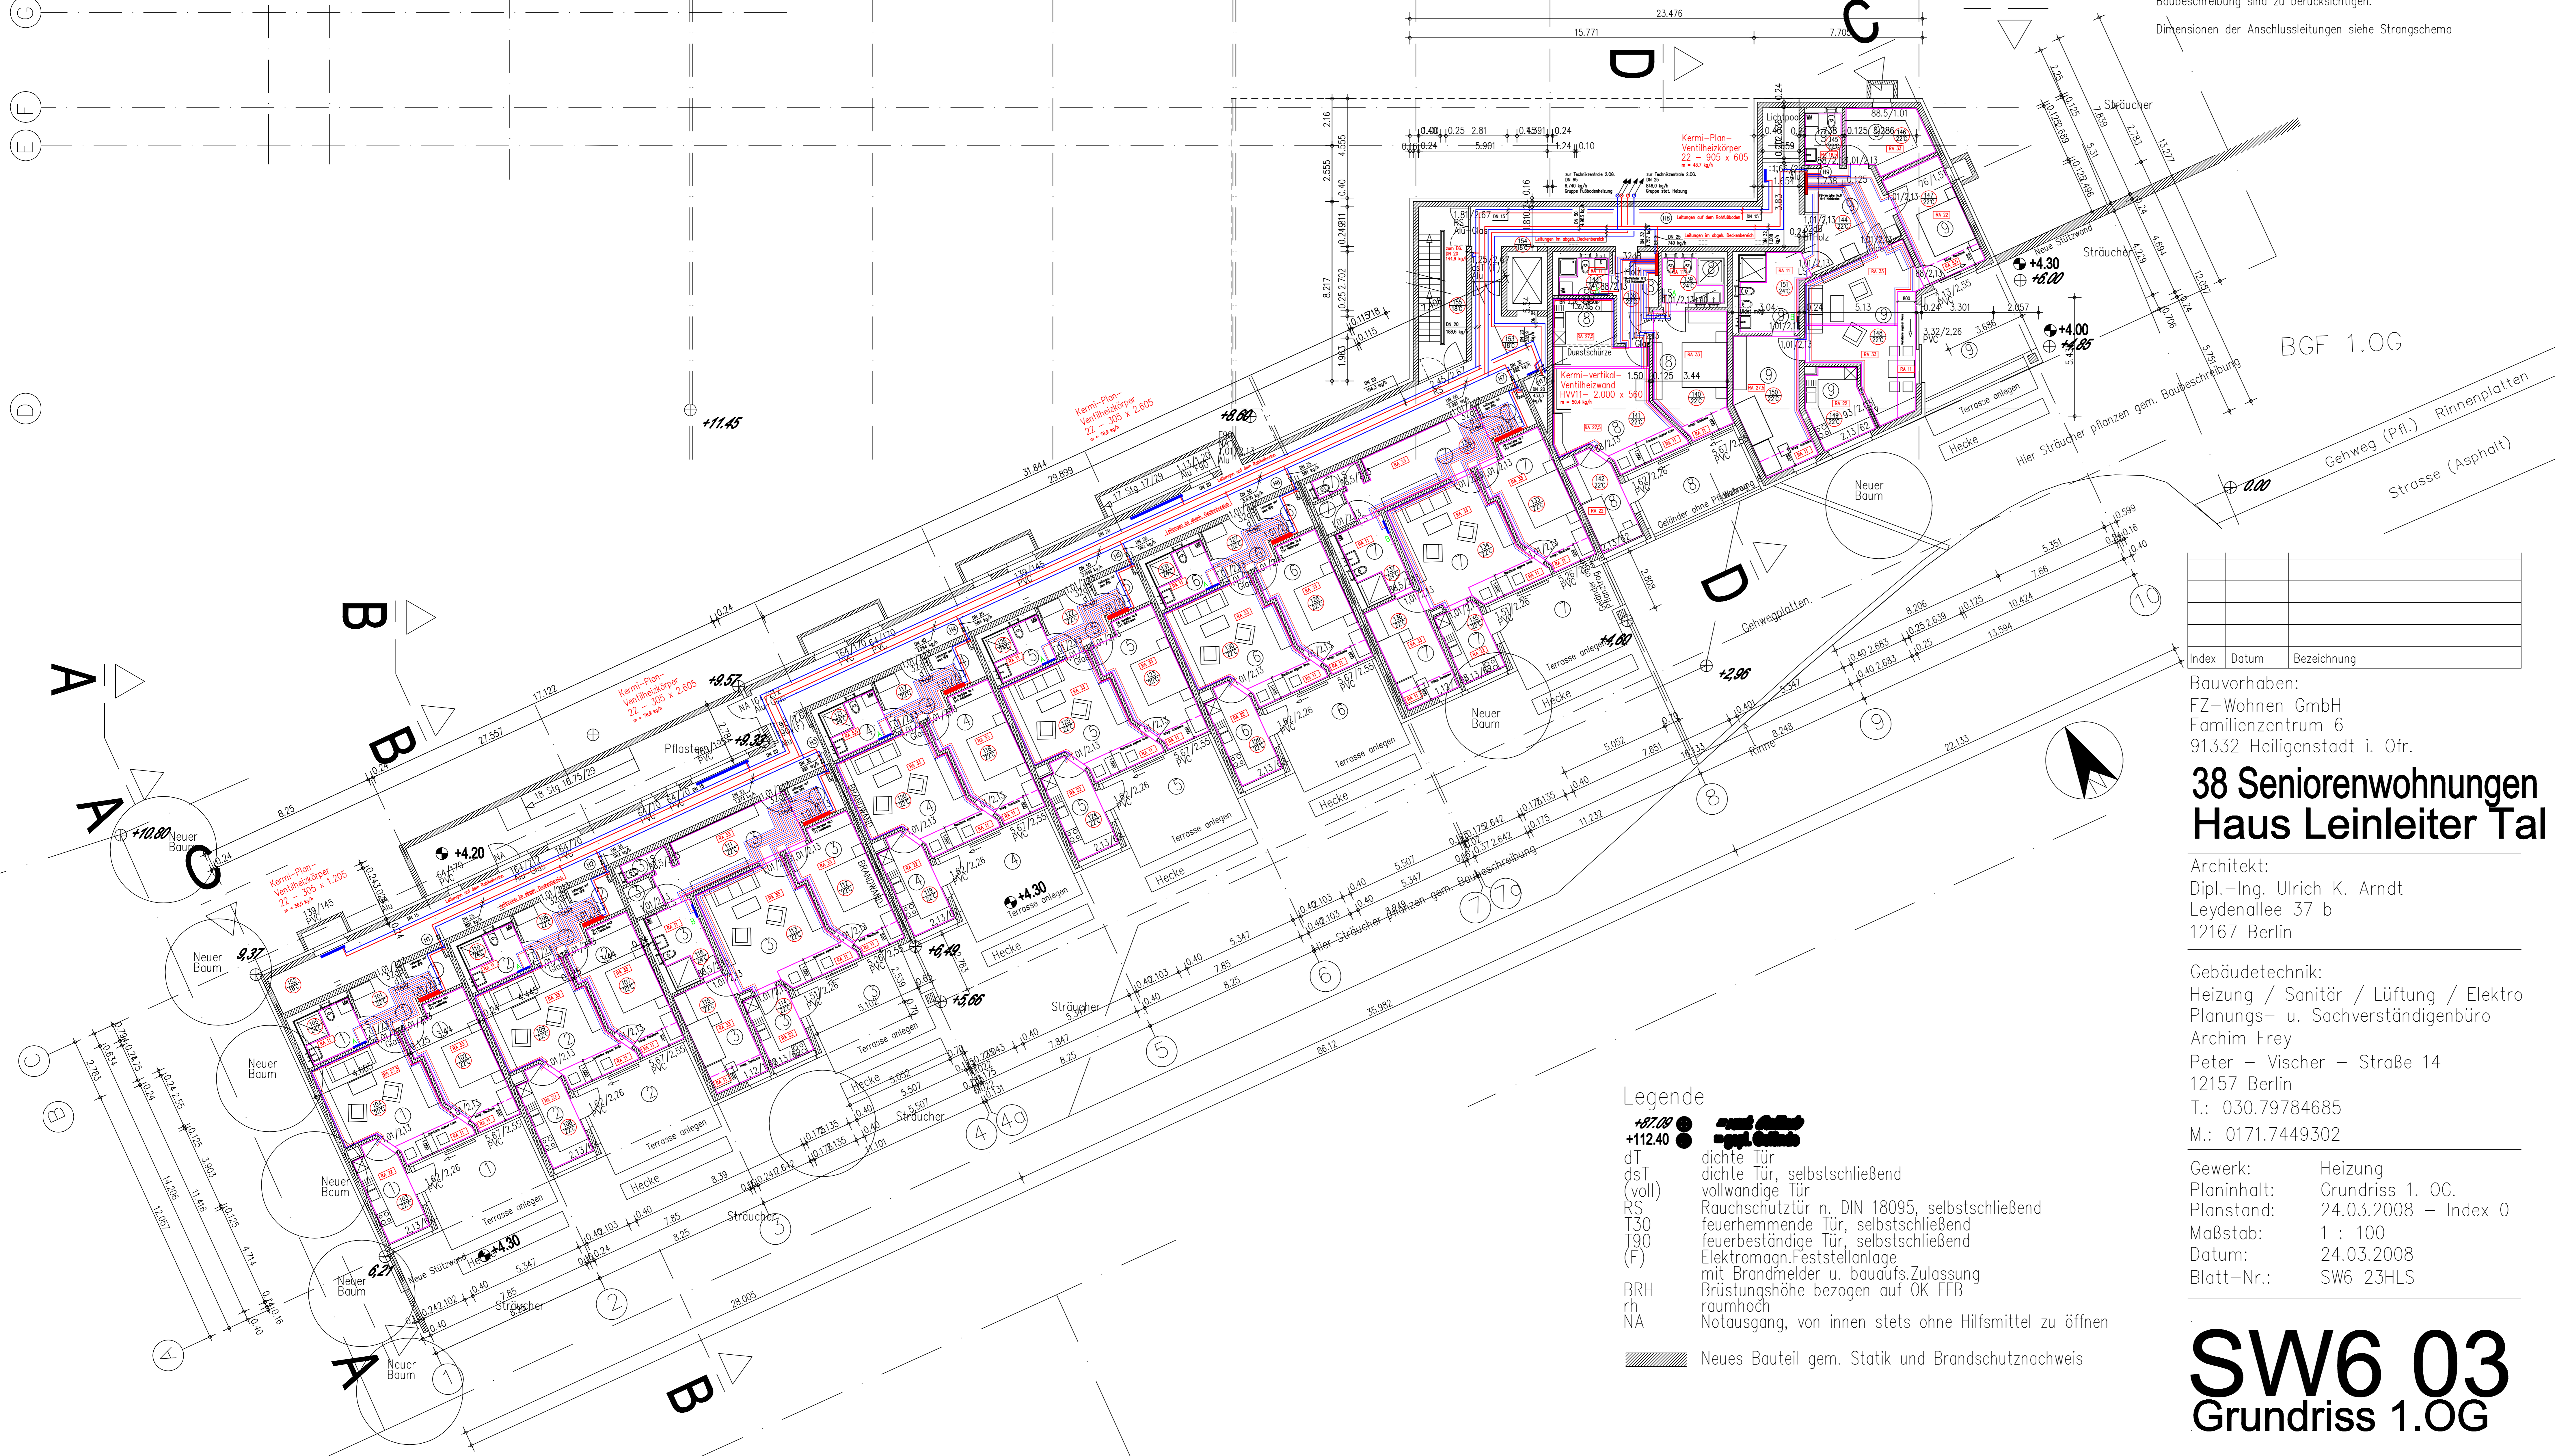

Index	Datum	Bezeichnung

Bauvorhaben:
FZ-Wohnen GmbH
Familienzentrum 6
91332 Heiligenstadt i. Ofr.

38 Seniorenwohnungen Haus Leinleiter Tal

Architekt:
Dipl.-Ing. Ulrich K. Arndt
Leydenallee 37 b
12167 Berlin

Gebäudetechnik:
Heizung / Sanitär / Lüftung / Elektro
Planungs- u. Sachverständigenbüro
Archim Frey
Peter - Vischer - Straße 14
12157 Berlin
T.: 030.79784685
M.: 0171.7449302

Gewerk: Heizung
Planinhalt: Grundriss 1. OG.
Planstand: 24.03.2008 - Index 0
Maßstab: 1 : 100
Datum: 24.03.2008
Blatt-Nr.: SW6 23HLS

- Legende
- +07.08
 - +112.40
 - dT dichte Tür
 - dsT dichte Tür, selbstschließend
 - (voll) vollwandige Tür
 - RS Rauchschutztür n. DIN 18095, selbstschließend
 - T30 feuerhemmende Tür, selbstschließend
 - T90 feuerbeständige Tür, selbstschließend
 - (F) Elektromagn.Feststellanlage
 - mit Brandmelder u. bauaufs.Zulassung
 - BRH Brüstungshöhe bezogen auf OK FFB
 - rh raumhoch
 - NA Notausgang, von innen stets ohne Hilfsmittel zu öffnen
 - Neues Bauteil gem. Statik und Brandschutznachweis

SW6 03 Grundriss 1.OG